

Położenie obszaru opracowania




MAPA DO CELÓW PROJEKTOWYCH
Skala 1:500

Identyfikator zgłoszenia prac geodezyjnych	GKNIV.6642.1.2080.2024
Nr roboty wykonawcy	65/2024
Nazwa gminy	Supraśl
Obręb widencyjny	identyfikator: 200209_4.0281
	nazwa: Supraśl
Określenie obszaru, który był przedmiotem aktualizacji	-----
Układ współrzędnych płaskich	PL-2000 (8)
Układ wysokości	PL-EVRF2007-NH
Arkusze mapy zasadniczej	8.195.15.13.3.2
Nazwa wykonawcy prac geodezyjnych	USŁUGI GEODEZYJNE GEO-M Miroslaw Kuteszko 15-532 Białystok, ul. Jaskółcza 8 tel. 608 35 30 49 NIP 543-183-25-41, REG. 200664060
Kierownik prac geodezyjnych	GEODETA UPRAWNIENY inż. Miroslaw Kuteszko upr nr 19340
Mapę opracował	Miroslaw Kuteszko
Data opracowania mapy	22 marca 2024 r.

Wykaz punktów osnowy geodezyjnej w zakresie opracowania:
819515-10870

Poświadczam, że niniejszy dokument został opracowany w wyniku prac geodezyjnych i kartograficznych, których rezultaty zawiera operat techniczny pozytywnie zweryfikowany. Jednocześnie informuję, że jestem świadomy odpowiedzialności karnej za złożenie fałszywego oświadczenia.


Identyfikator zgłoszenia prac geodezyjnych	GKNIV.6642.1.2080.2024
Organ służby geodezyjnej, który otrzymał zgłoszenie	Starosta Powiatu Białostockiego
Wykonawca prac geodezyjnych	USŁUGI GEODEZYJNE GEO-M Miroslaw Kuteszko 15-532 Białystok, ul. Jaskółcza 8 tel. 608 35 30 49 NIP 543-183-25-41, REG. 200664060
Nr oraz data sporządzenia dokumentu zawierającego wynik pozytywnej weryfikacji	Protokół weryfikacji nr: GKNIV.6642.1.2080.2024_1 z dnia 02.06.2024
Imię i nazwisko oraz nr uprawnień zawodowych kierownika prac	GEODETA UPRAWNIENY inż. Miroslaw Kuteszko upr nr 19340

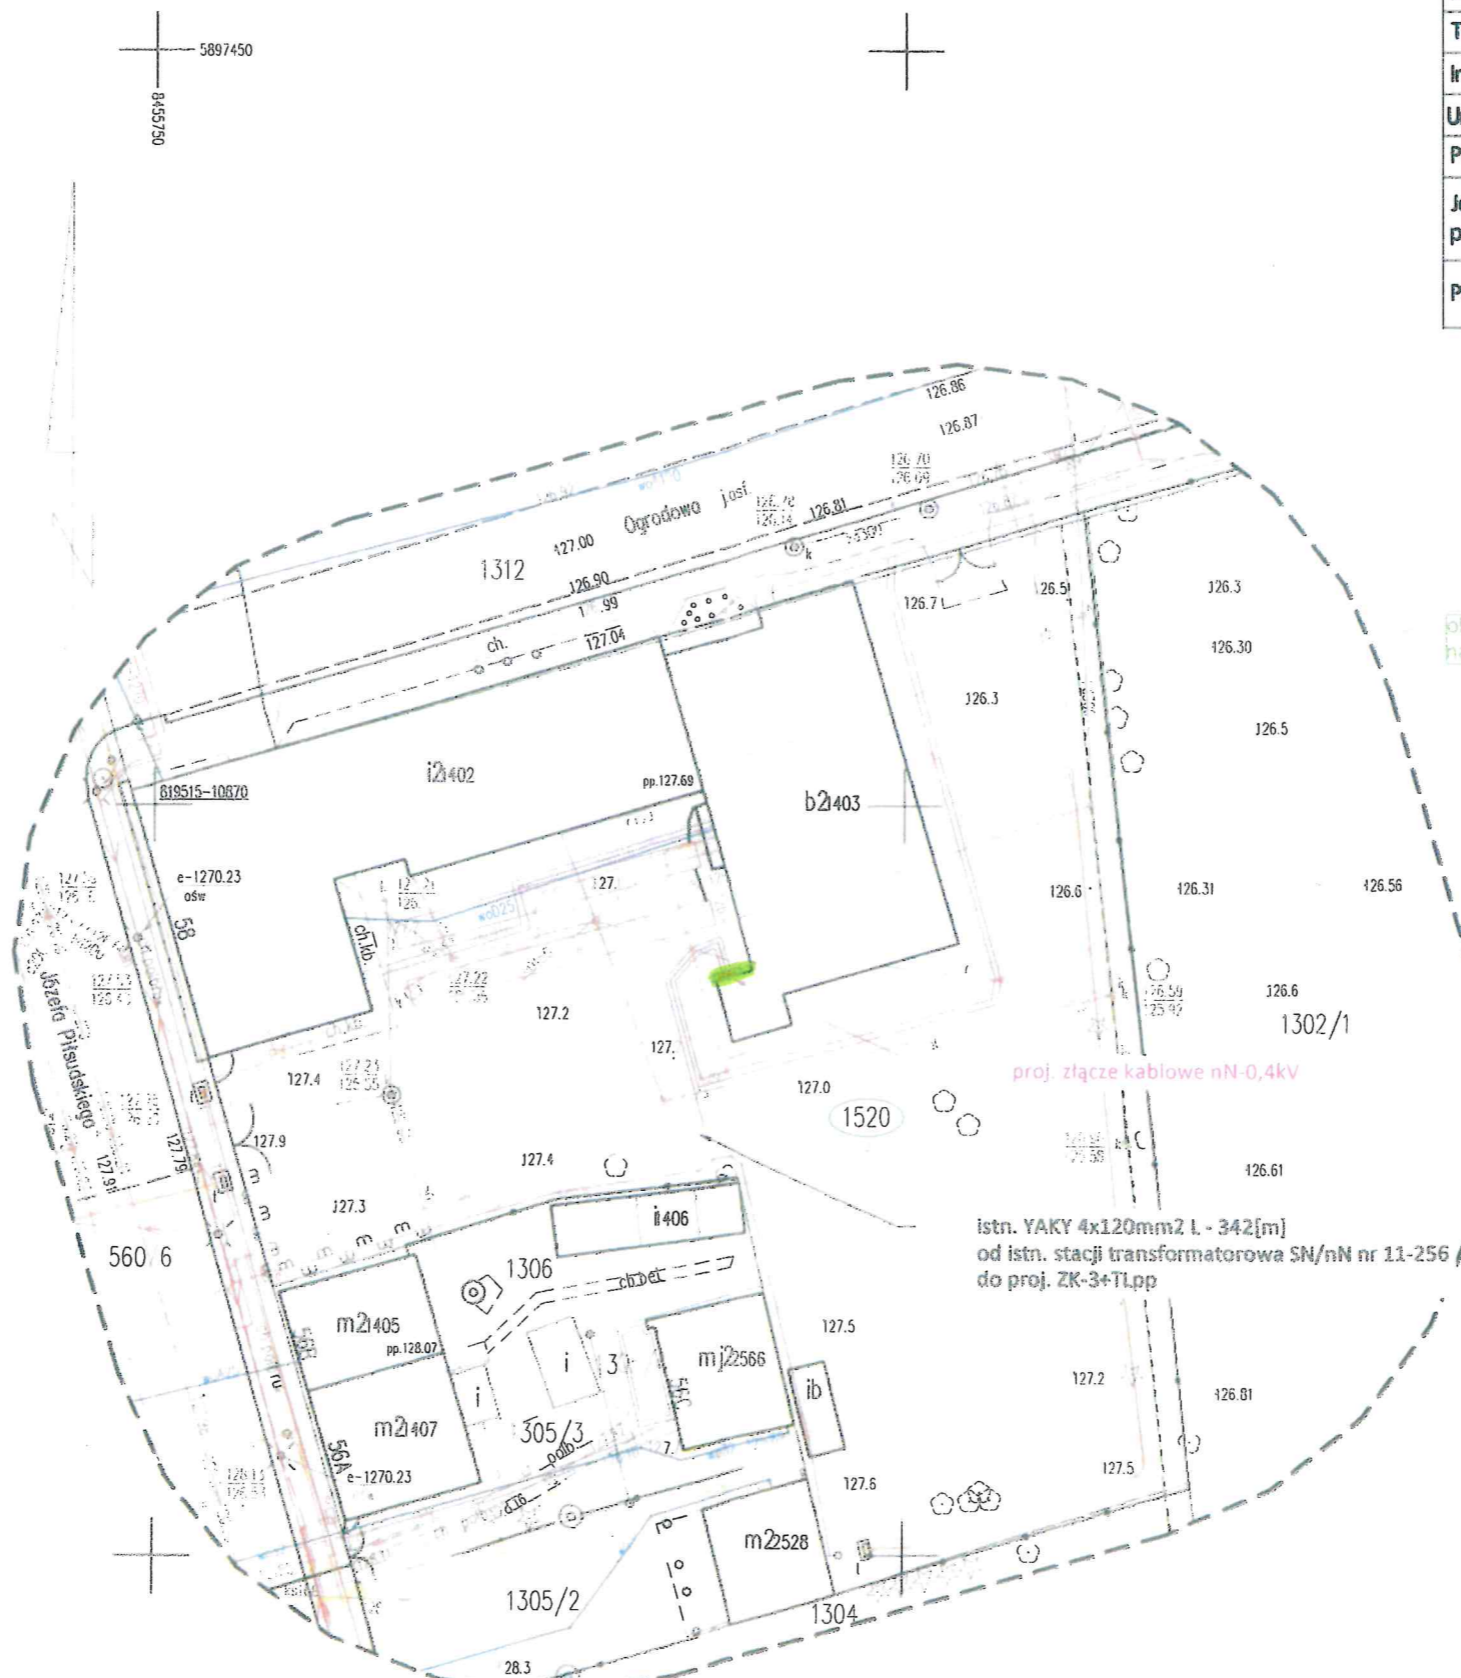

Stadium	Projekt budowlano-wykonawczy	Skala 1:500
Nazwa obiektu budowlanego	Elektroenergetyczne przyłącze kablowe nn 0,4 kV do zasilania urzędu miejskiego na dz. ewid. 1520.	
Adres	Supraśl ul. Piłsudskiego, 16-030 Supraśl	
Tytuł	Projekt zagospodarowania terenu	
Inwestor	PGE Dystrybucja S.A., ul. Garbarska 21A, 20-340 Lublin	
Umowa ramowa	UMR/DYS/OB/RR6/09661/2023/WY	
Postępowanie	POST/DYS/OB/LZA/02528/2023	
Jednostka projektowa	SAWTECH Tomasz Sawicki, ul. Śniadeckiego 4/33, 18-400 Łomża	
	imię i nazwisko	numer uprawnień budowlanych
Projektant	mgr inż. Tomasz Sawicki	PDL/0089/POOE/15
	data	22.05.2024 r.
podpis		

obszar pod przyłącze kablowe nn 0,4 kV na dz. 1520 obręb 0281 Supraśl

proj. złącze kablowe nn-0,4kV
istn. YAKY 4x120mm² L - 342[m]
od istn. stacji transformatorowa SN/nN nr 11-256 do proj. ZK-3+TLpp

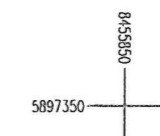

- Legenda:
- proj. złącze kablowo-pomiarowe nn 0,4kV
 - obszar pod służebność przesyłu - przyłącze kablowe nN wraz ze złączem - pow. 1,1 m²